


LEGENDA:

- c - projektowana sieć ciepłownicza
- c - według innego opracowania (Pozwolenie na budowę Decyzja nr 274/2016 z dnia 27.09.2016)
- zakres opracowania
- istniejące kable telekomunikacyjne
- istniejące kable elektroenergetyczne
- istniejąca kanalizacja sanitarna
- istniejący wodociąg
- istniejąca kanalizacja deszczowa

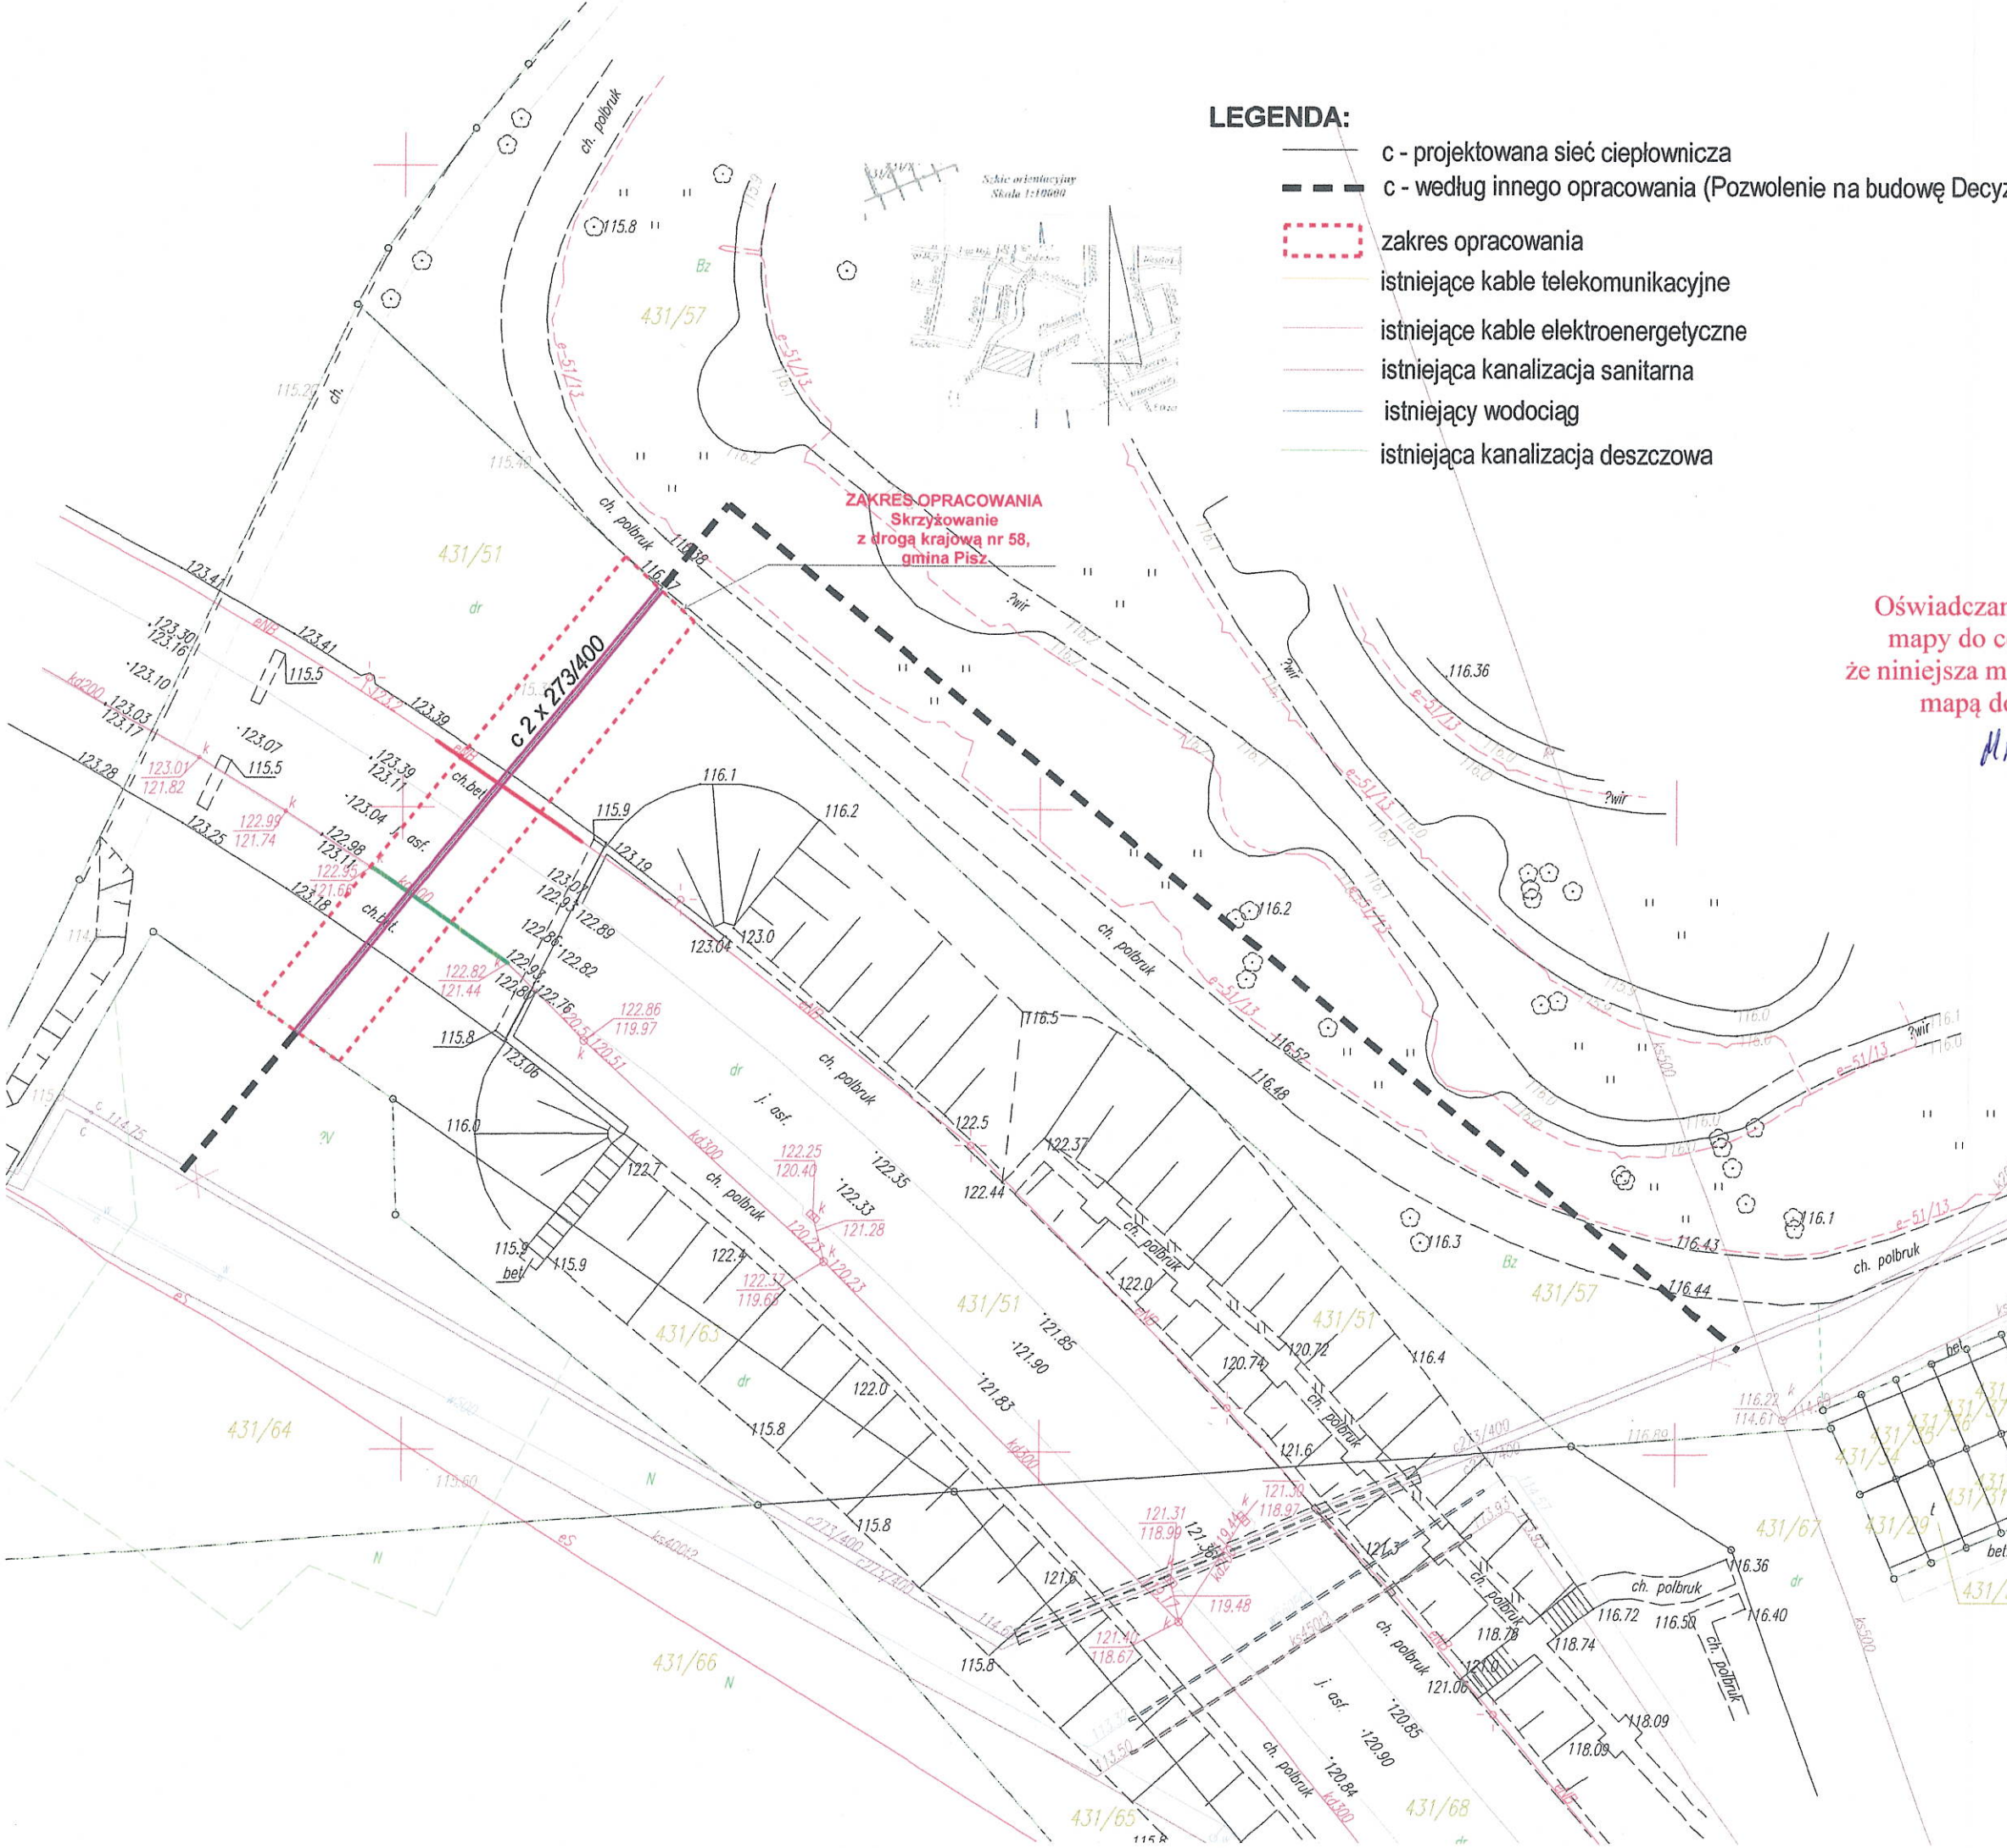

ZAKRES OPRACOWANIA
Skrzyżowanie
z drogą krajową nr 58,
gmina Pisz

Oświadczam, że nie modyfikowałem
mapy do celów projektowych oraz
że niniejsza mapa jest zgodna z oryginalną
mapą do celów projektowych

Michał Ciukaszko 30.05.2015.

Firma HYDROPROJEKT MICHAŁ CIUKASZKO PL. DĄBZYŃSKIEGO 12/5 12-200 PISZ	Adres obiektu dz. nr geod. 431/51, Powiat: 2816 - piski Obręb: 0001 Pisz 1 Jednostka ewid.: 281603_4 Województwo: Pisz - miasto	Nr rys RYS. 1	Data 30.05.2015	Skala 1:500
Nazwa obiektu Sieć ciepłownicza na skrzyżowaniu z drogą krajową nr 58 w miejscowości Pisz	Podpis 	Podpis 		
Tytuł rysunku PROJEKT ZAGOSPODAROWANIA TERENU	Projektant mgr inż. Michał Ciukaszko Uprawnienia budowlane do projektowania i kierowania robotami budowlanymi bez ograniczeń w specjalności instalacyjnej w zakresie sieci, instalacji i urządzeń cieplnych, wentylacyjnych, gazowych, wodociagowych i kanalizacyjnych Nr ewidencyjny WAM/0031/PWOS/14			
Sprawdził	PROJEKTANT Nr ewid. WAM/041/02 Instalacje i sieci sanitarne Janusz Labiłowicz Upr. bud. Nr SI-40474, SUW-5281, SUW-3391 12-200 Pisz, ul. Chopina 3 tel. 0667 056 008			
Inwestor	Przedsiębiorstwo Energetyki Ciepłej Sp. z o.o. ul. Jagodna 1C, 12-200 Pisz			