


Niniejsza dokumentacja oznaczona nr G.6630.77.2013 była przedmiotem narady koordynacyjnej przeprowadzonej w formie zebrania zainteresowanych podmiotów, która odbyła się w Starostwie Powiatowym w Piszu przy ul. Warszawskiej 1 dnia 2013.04.25

Z up. STAROSTY PRZEWODNICZĄCY NARADY KOORDYNACYJNEJ
 inż. Dariusz Gwiazda

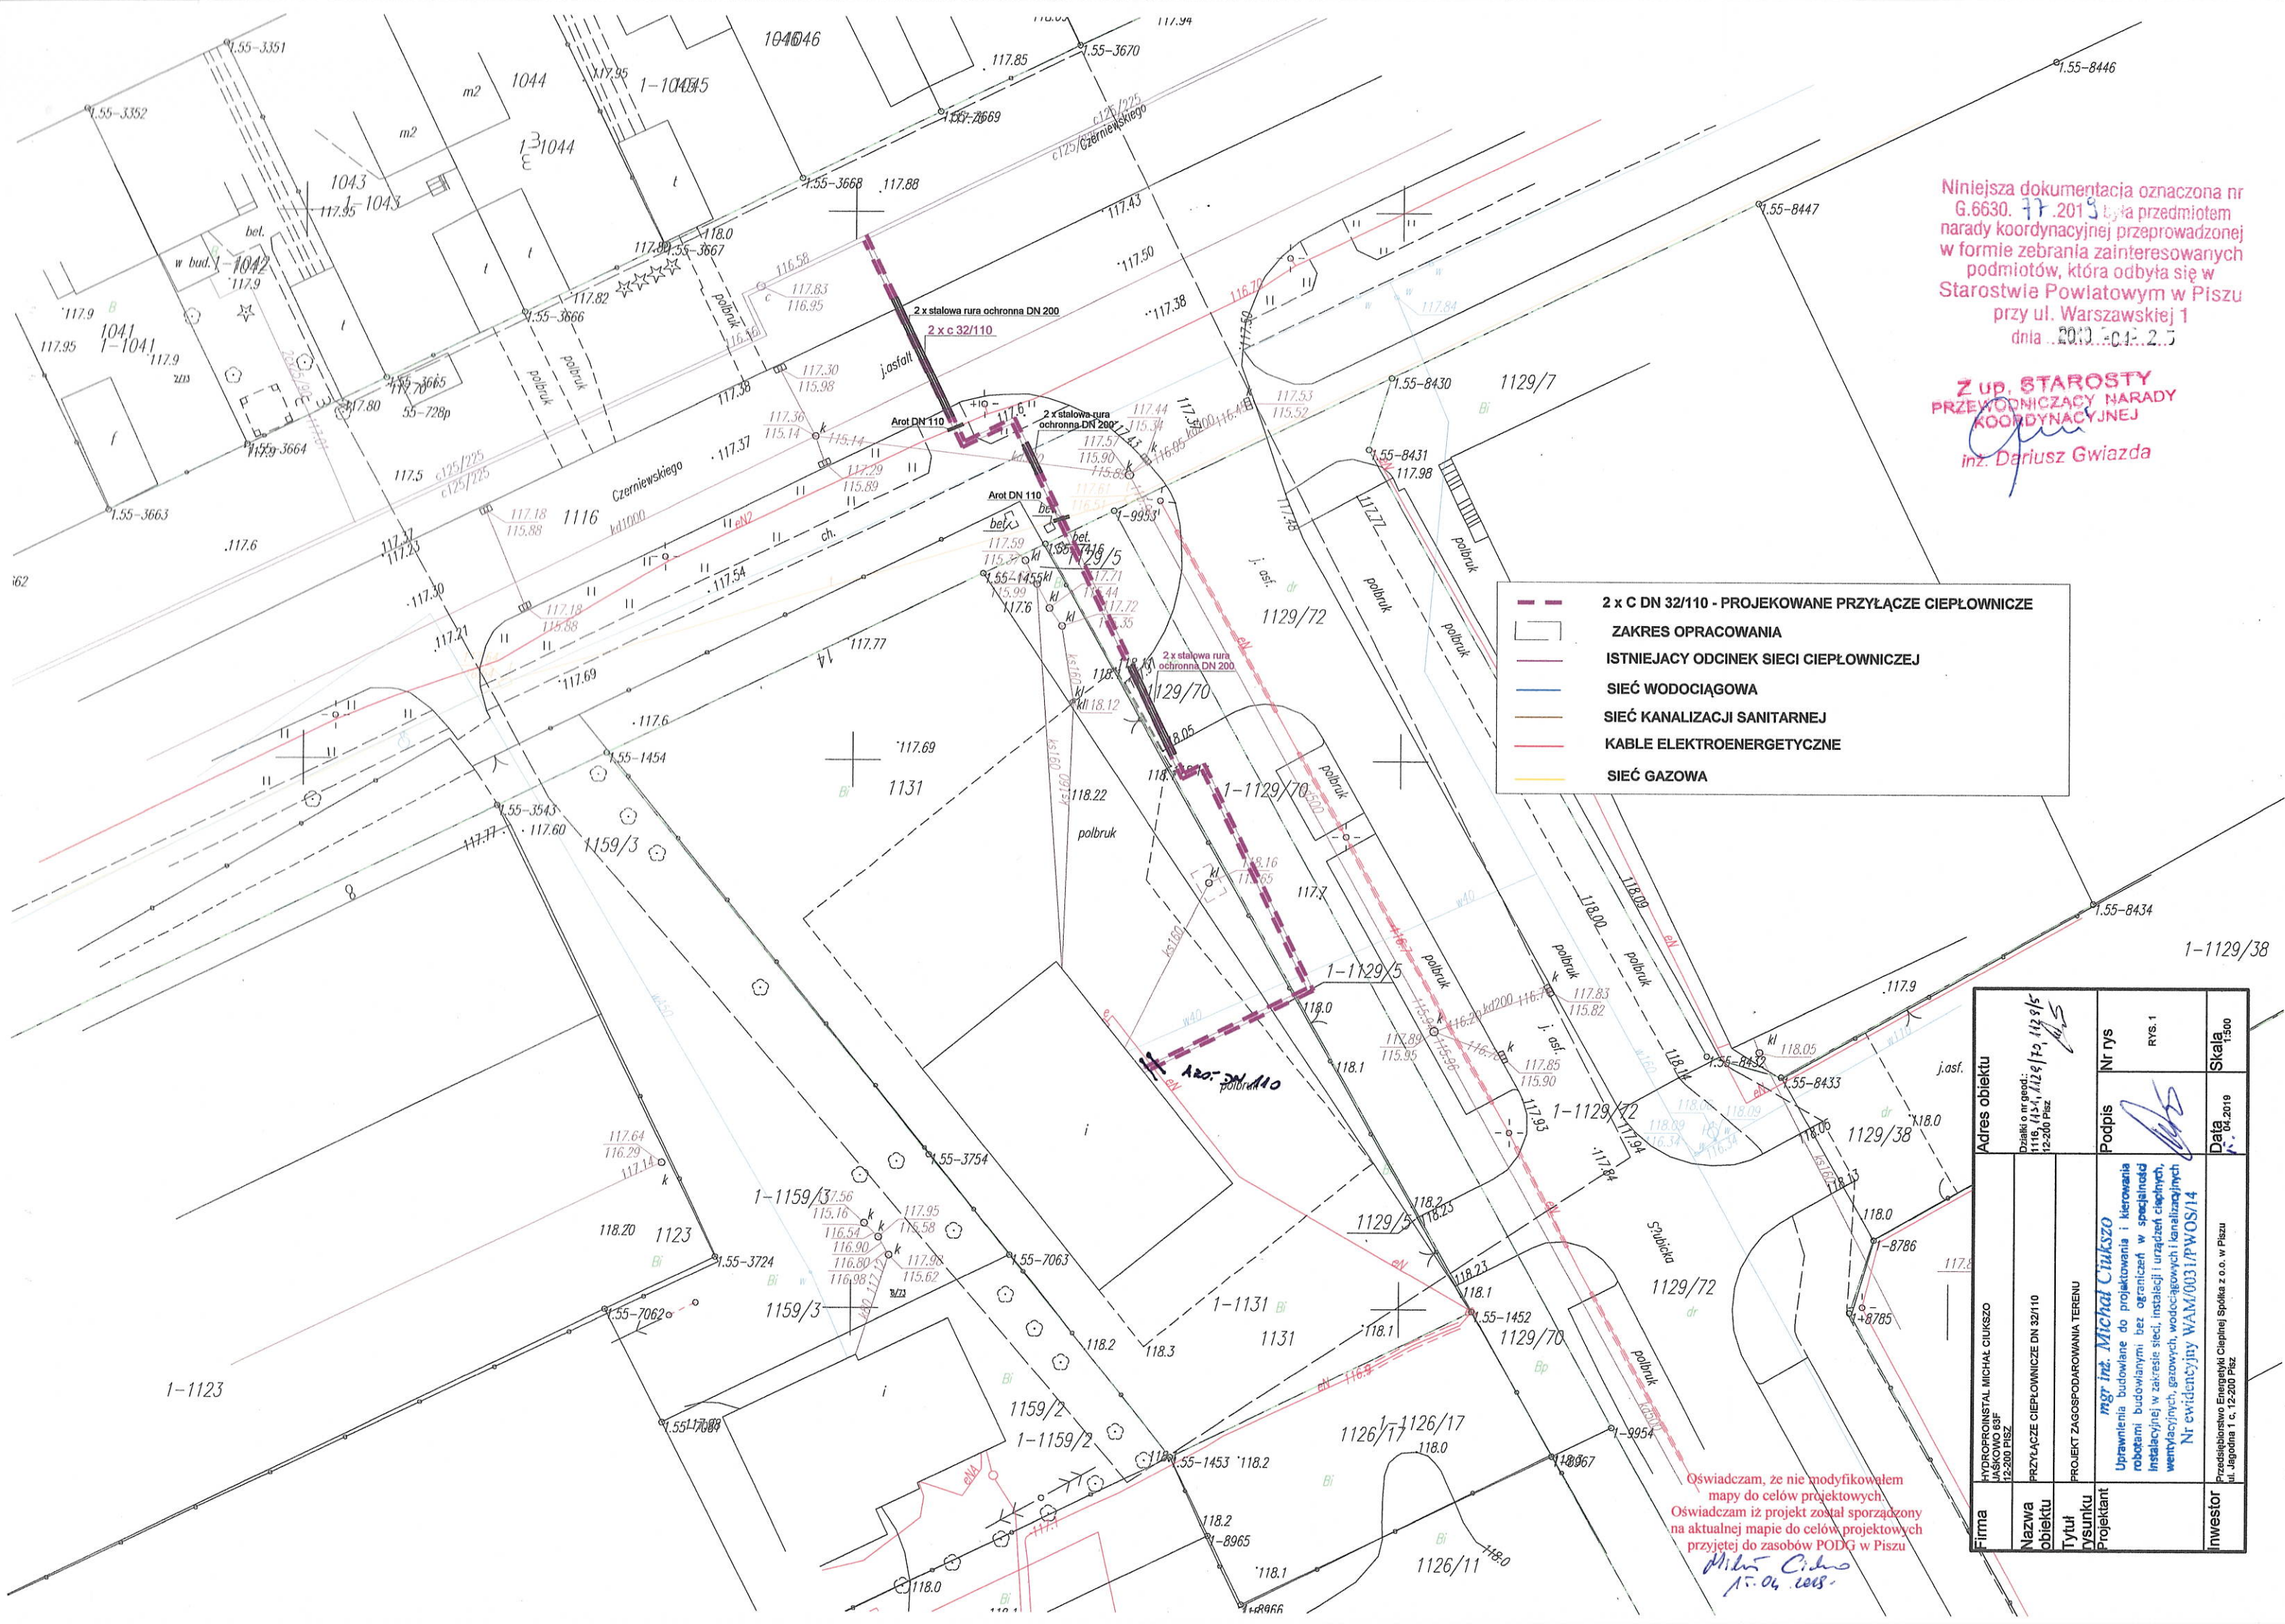

2 x C DN 32/110 - PROJEKOWANE PRZYŁĄCZE CIEPŁOWNICZE

ZAKRES OPRACOWANIA

ISTNIEJĄCY ODCINEK SIECI CIEPŁOWNICZEJ

SIEĆ WODOCIĄGOWA

SIEĆ KANALIZACJI SANITARNEJ

KABLE ELEKTROENERGETYCZNE

SIEĆ GAZOWA

Oświadczam, że nie modyfikowałem mapy do celów projektowych. Oświadczam iż projekt został sporządzony na aktualnej mapie do celów projektowych przyjętej do zasobów PODG w Pisz

Michał Ciukosz
 15.04.2013

| | | | | | | | |
|---|--|---|---|--|--------------------------|------------------------|-----------------------|
| Firma HYDROINSTAL MICHAŁ CIUKOSZ JASIKOWO 63F 12-200 PISZ | Nazwa obiektu PRZYŁĄCZE CIEPŁOWNICZE DN 32/110 | Tytuł rysunku PROJEKT ZAGOSPODAROWANIA TERENU | Projektant mgr inż. <i>Michał Ciukosz</i> Uprawnienia budowlane do projektowania i kierowania robotami budowlanymi bez ograniczeń w specjalności instalacyjnej w zakresie sieci, instalacji i urządzeń cieplnych, wentylacyjnych, gazowych, wodociągowych i kanalizacyjnych Nr ewidencyjny WAM/0031/PWOS/14 | Adres obiektu Działki o nr. geod.: 1116, 1134, 1124/1, 1124/5 12-200 Pisz | Nr rys. RYS. 1 | Data 04.2013 | Skala 1:500 |
| | | | Podpis <i>Michał Ciukosz</i> | | | | |
| | | | Investor Przedsiębiorstwo Energetyki Ciepłej Spółka z o.o. w Pisz ul. Jagodnia 1 c. 12-200 Pisz | | | | |