



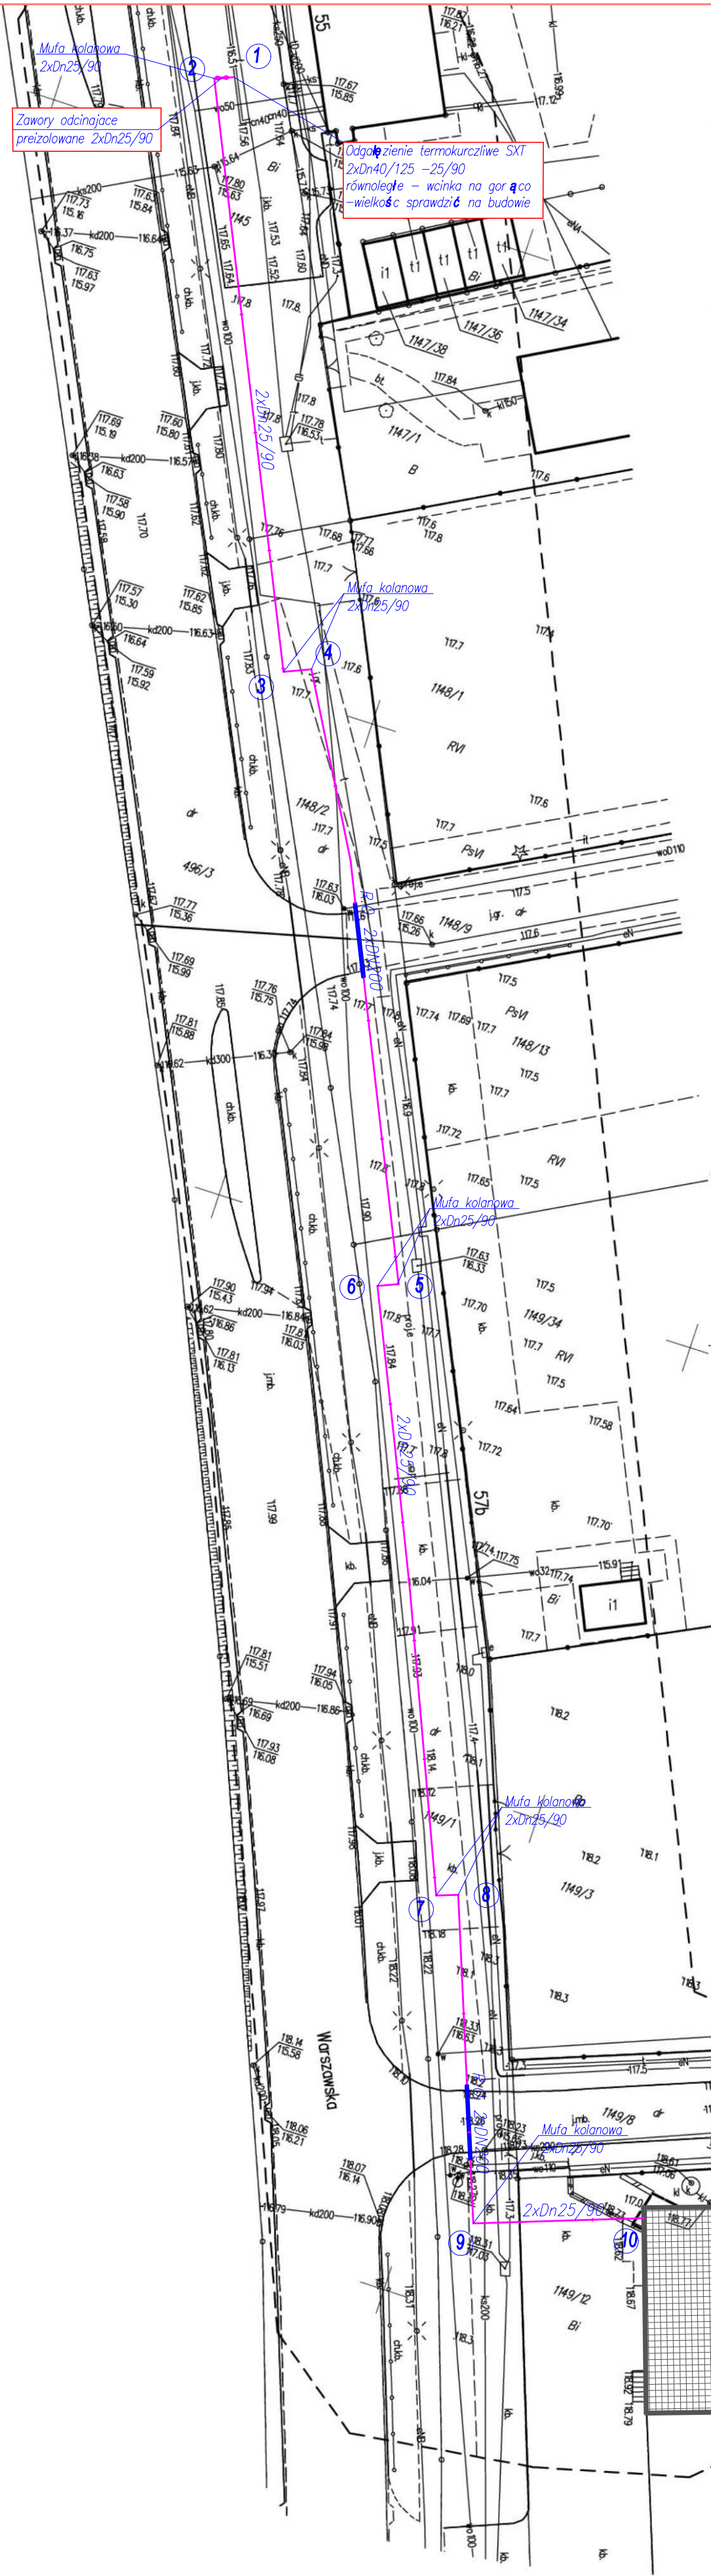

MAPA DO CELÓW PROJEKTOWYCH	
Indentyfikator zgłoszenia pracy geodezyjnej	G.6642.1.1362.2023
Nr ks. zam.	19382/312/2023
województwo	warmińsko-mazurskie
powiat	piński
gmina	Pisz
Obwód ewidencyjny	Identyfikator i nazwa
Działka ewidencyjna nr:	2B1803_4.0001 Pisz
Skala mapy	500
Nazwa układu współrzędnych	prostokątnych płaskich PL-2000/7
układ wysokości	PL-EVRF2007-NH
Zakres opracowania	---
Informacja o skuteczności gruntowej w zakresie aktualizacji mapy	Nie badano
Data opracowania mapy	2023-09-14
Niniejsza mapa została sporządzona na podstawie istniejących materiałów stanowiących zasób ośrodka oraz pomiaru uzupełniającego	
Nie wyklucza się istnienia w terenie innych nie wskazanych na niniejszej mapie budowli i urządzeń podziemnych, które nie były zgłoszone do inwentaryzacji powykonawczej lub brak było informacji branżowych.	
GEOCAD - Andrzej Just Usługi Geodezyjne i Taxi	
Tadeusza Kościuszki 14/23	
12-200 Pisz	
firma	
inż. Andrzej Just	
Nr uprawnień 19382	
12-200 Pisz, ul. T. Kościuszki 14/23	
tel. 502 607 398, 87 424 02 90	
Just Andrzej	

szkic 4 orientacyjny

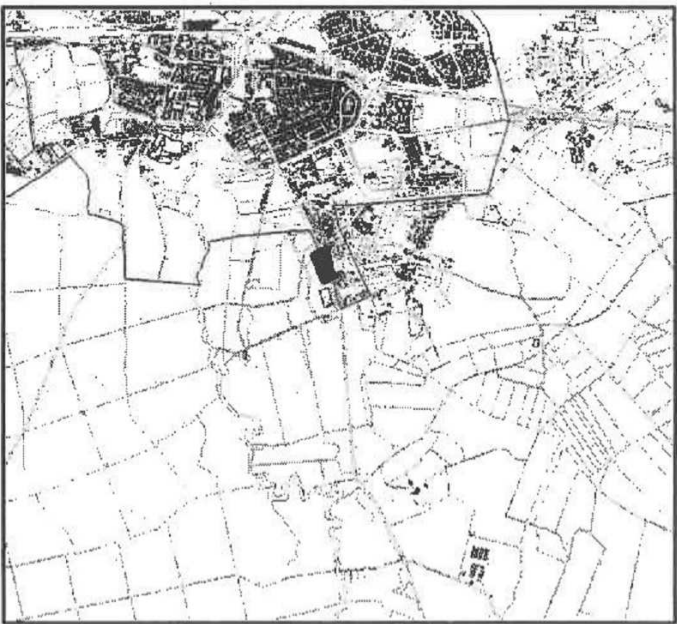

OŚWIADCZENIE na podstawie ustawy Prawo geodezyjne i kartograficzne z dnia 17 maja 1989 r. (Dz.U.2024.1151) o którym mowa w art. 12b ust. 5a	
Oświadczam, że niniejszy dokument został opracowany w wyniku prac geodezyjnych i kartograficznych, których rezultaty zawiera operat techniczny pozytywnie zweryfikowany. Jednocześnie informuję, że jestem świadomy odpowiedzialności karnej za złożenie fałszywego oświadczenia.	
Organ służby geodezyjnej, który otrzymał zgłosz.	STAROSTA PIŚKI
Nr oraz data sporządzenia dokumentu zawierającego wynik pozytywnej weryfikacji (identyfikator zgłoszonych prac geodezyjnych): Nr G.6642.1.1362.2023 z dnia 08.04.2026 Numer zasobu: P.2016.2026.455	Imię i nazwisko oraz nr upr. kierownika prac geodezyjnych: inż. Just Andrzej, nr upr. 19382
Wykonawca prac geodezyjnych: GEOCAD - Andrzej Just Usługi Geodezyjne i Taxi Tadeusza Kościuszki 14/23 12-200 Pisz	data 08.04.2026 podpis Just Andrzej

LEGENDA:

- projektowane przyłącze sieci ciepłowniczej
- ⑧ — punktu charakterystyczne

JM PROJEKT BIURO USŁUGOWO – PROJEKTOWE		BRANŻA	SANITARNA	DATA: MAJ 2026	FAZA: PZT
		INWESTOR	Przedsiębiorstwo Energetyki Ciepłej sp. z o.o. ul. Jagodna 1C, 12 – 200 Pisz		
UL. EKOLOGICZNA 15 07-410 OSTROŁĘKA		NAZWA RYSUNKU	PROJEKT ZAGOSPODAROWANIA TERENU		
		ADRES BUDOWY	PISZ ul. WARSZAWSKA Dz. NR. 1145, 1148/2, 1149/1 obręb 1		
ADRES BUDOWY	Budowa przyłącza sieci ciepłowniczej do budynku przy ul. Warszawska 61 w PISZU				FORMAT: xA3
PROJEKTANT: mgr inż. Piotr Malicki Upr. Nr PDL/0057/PWBS/17					SKALA: 1:500